



Detalhe Sanitário Quiosque
escala 1:50

Abertura de Vazão de Água 10cm

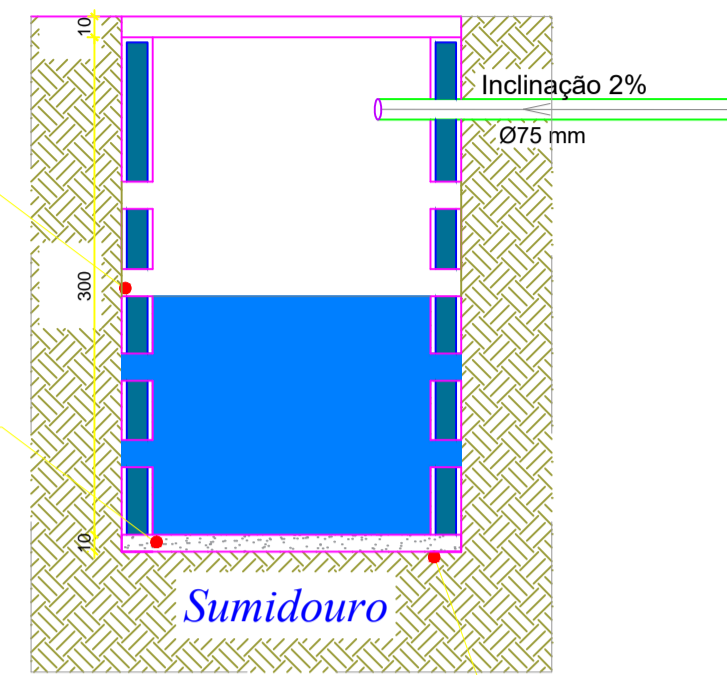


Detalhe Sumidouro
sem escala

Planta Baixa Caixa de Gordura
sem escala

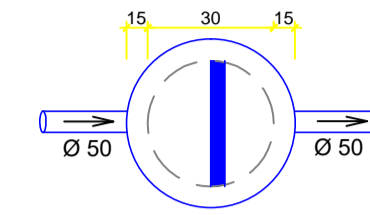

Corte Caixa de Gordura
sem escala

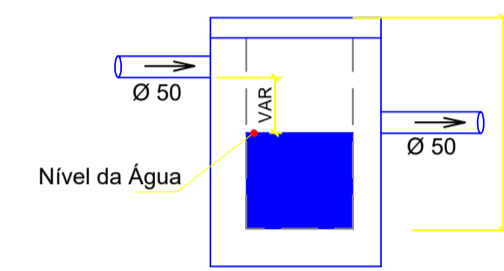

Legenda Hidráulico

RG Registro de gaveta c/canopla cromada c/PVC soldável - RG

Legenda Sanitário

CG Caixas de Gordura

PC Pia de Cozinha com Sifão

Altura dos Pontos de Água e Registros

Sigla	Nome do aparelho	Altura
PIA	Pia de Cozinha	0,60 m
RG	Registro bruto gaveta	0,20 m

Lista de Materiais Hidráulico


Aparelho	Quantidade
Torneira de Pia de Cozinha 25mm - 3/4"	1 pç
Registo de gaveta c/ canopla cromada 3/4"	1 pç
PVC rígido soldável	
Adapti sold.corto c/bolsa-rosca p registro 25 mm - 3/4"	2 pç
Joelho 90° soldável 25 mm	2 pç
Tubos 25 mm	12,00 m
PVC soldável azul c/ bucha latão	
Joelho 90° soldável com bucha de latão 25 mm - 3/4"	1 pç

Lista de Materiais Sanitário

Material	Quantidade
Caixas de Passagem	
Caixa de gordura CG DN 30cm	1 pç
PVC Acessórios	
Sifão de copo p/ pia e lavatório 1" - 2"	1 pç
Válvula p/ pia 1"	1 pç
PVC Esgoto	
Joelho 45 50 mm	1 pç
Joelho 90 50 mm	2 pç
Luva simples 50 mm	2 pç
Tubo rígido c/ ponta lisa 50 mm - 2"	3,00 m
75 mm - 3"	1,50 m
Unidades de tratamento	
Argamassa	0,25 m³
Argamassa n°3	0,79 m³
Tijolo Furado	125 pç

NOTA

O abastecimento de água para operação do sistema hidráulico será realizado pelo ramal de alimentação, caixa d'água tipo taça 10.000Lt (Existente)

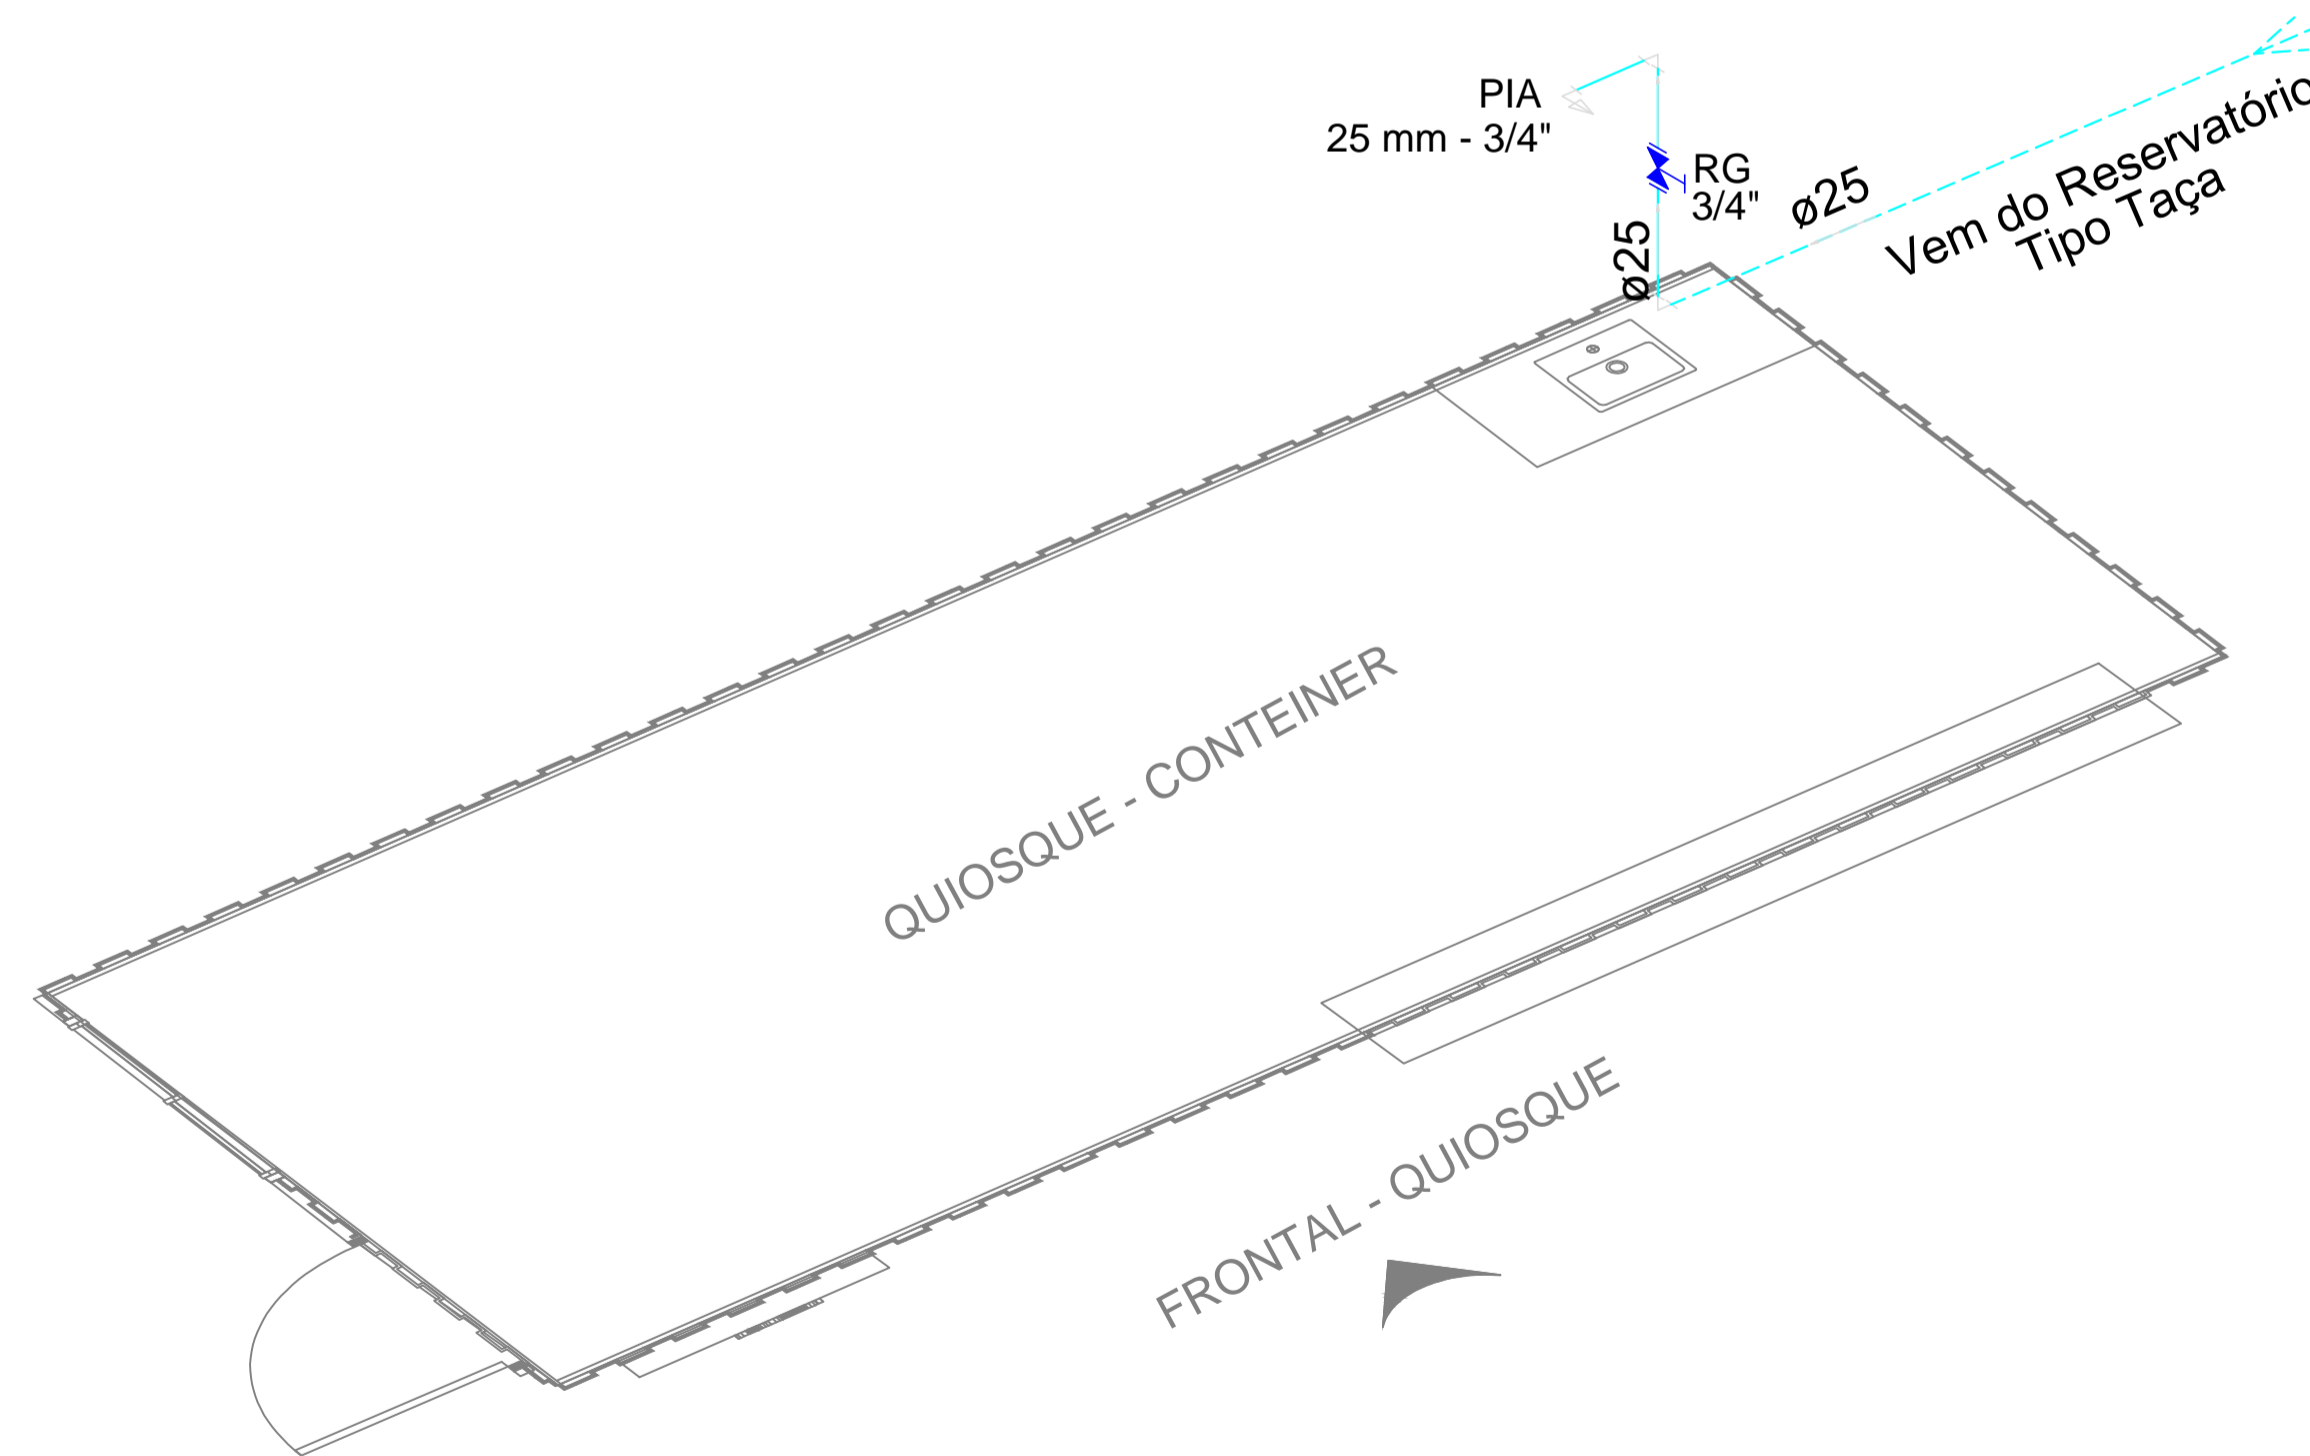

Detalhe hidráulico Isométrico QUIOSQUE
escala 1:50

APROVAÇÃO:

PREFEITURA MUNICIPAL DE REDENÇÃO - PA

ARROVADO

VISTO

Sec. Muni de Obras

Colemar Lima Honorário Jr.
Engenheiro Civil - Secretária de Obras
CREA 1016187041/D-30

PROJETO HIDROSSANITÁRIO

Endereço: PARK DOS BURITIS I, REDENÇÃO PARA

CONVÊNIO Nº 887731/2019

QUIOSQUE

ENG. ALISSON ROCHA LIMA CREA 151156983-2
Autor do Projeto

SEC. DE OBRAS: DORVALINO ROCHA E SILVA	DESCRIÇÃO DOS PAVTOS: PARQUE NATURAL DO MUNICÍPIO DE REDENÇÃO - QUIOSQUE	CONTEÚDO: DETALHE SANITÁRIO DETALHE HIDRÁULICO LEGENDA SANITÁRIA LEGENDA HIDRÁULICA LISTA DE MAT. SANITÁRIO LISTA DE MAT. HIDRÁULICO ALTURA DOS PONTOS DE ÁGUA	ÁREA TOTAL DA CONSTRUÇÃO: Fundação tipo Radier 36,00 m² Container 15,00 m²	FOLHA: 1/1
<p>AV. BRASIL, REDENÇÃO/PA NÚCLEO URBANO - REDENÇÃO/PA obras@redencao.pa.gov.br</p>		ARQUIVO:	DATA: MARÇO/2020	DESENHO: ENG. ALISSON ROCHA LIMA